



PLANTA BAIXA

ESCALA 1:25

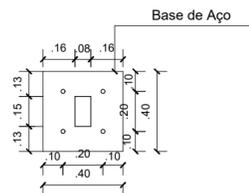


PLANTA BAIXA (Base)

ESCALA 1:25

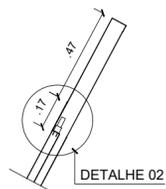


CORTE L1

ESCALA 1:25

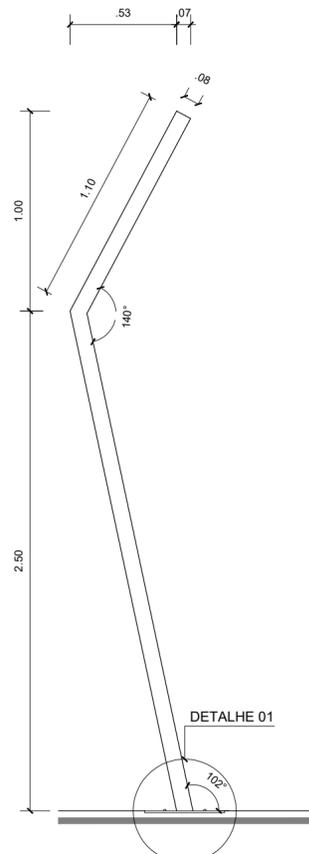


VISTA LATERAL

ESCALA 1:25

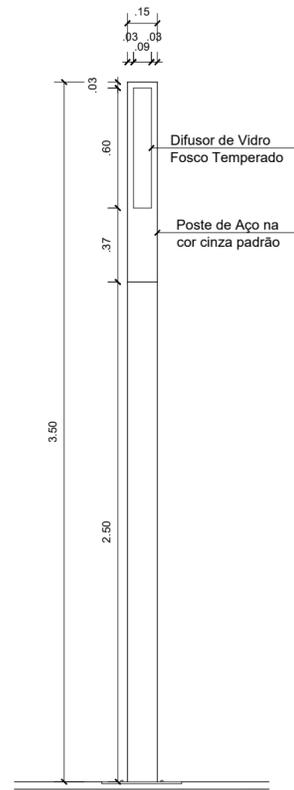


VISTA FRONTAL

ESCALA 1:25

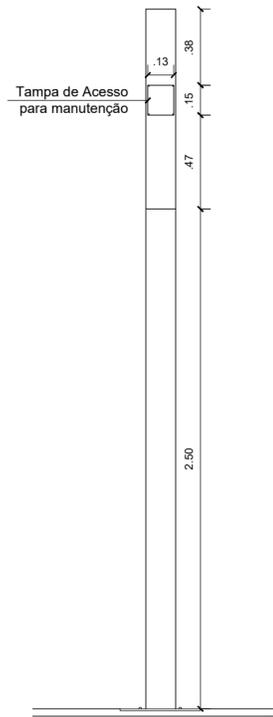


VISTA POSTERIOR

ESCALA 1:25

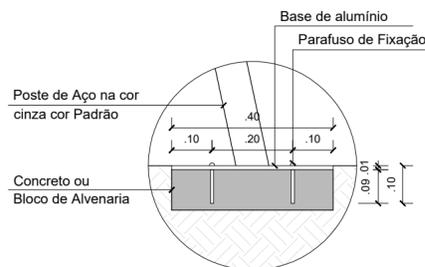

DETALHE 01

SEM ESCALA

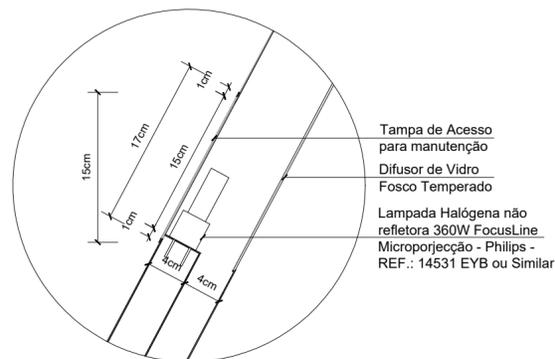

DETALHE 02

ESCALA 1:5

ESPECIFICAÇÕES GERAIS:

- O POSTE DE ILUMINAÇÃO DEVERÁ SER EM AÇO, JUNTAMENTE COM SUA BASE, QUE SERÁ ASSENTADA EM UMA OUTRA BASE DE CONCRETO OU BLOCO CERÂMICO.

- A QUANTIDADE DE LÚMENS NECESSÁRIA PARA UMA BOA ILUMINAÇÃO DEVERÁ SER DE 5.300, EQUIVALENTE A UMA LAMPADA CUJA POTÊNCIA SEJA DE NO MÍNIMO 300W.

- O VIDRO UTILIZADO SERÁ O TEMPERADO FOSCO DE NO MÍNIMO 4mm DE ESPESSURA.

- O ACESSO PARA MANUTENÇÃO E TROCA DA LÂMPADA ESTÁ LOCADA NA PARTE POSTERIOR DO POSTE E POSSUI UMA TAMPA DE AÇO PARAFUSADA A SEU CORPO.

Nº REVISÃO	DESCRIÇÃO	REVISADO POR	DATA
REV_04	DESCRIÇÃO		DATA
REV_03	DESCRIÇÃO		DATA
REV_02	DESCRIÇÃO		DATA
REV_01	DESCRIÇÃO		DATA

* DIREITOS AUTORAIS RESERVADOS

EDUARDO CARLOMAGNO

A•R•Q•U•I•T•E•T•O•S•A•S•S•O•C•I•A•D•O•S



OBRA	ÁREA
PRAÇA MANUEL EMILIO DE CARVALHO (ROSARIO)	3.690,60 m ²

PROJETO	EDUARDO CARLOMAGNO ARQ. CAU A2122-9-SE
---------	--

ESCALAS	DATA	VISTO	DESENHO
1:25	OUT/2019		ARQ. BRUNO CRUZ CAU A136405-7

EXECUÇÃO	
PROPRIETÁRIO	PREFEITURA MUNICIPAL DE LAGARTO

TÍTULO	PRANCHA
DETALHE POSTE DE ILUMINAÇÃO	PR.06-AU-09

ESCRITÓRIOS:
RUA 24 DE OUTUBRO, 624/52 - TEL.: (51)3222-9589 / 3222-5976 - PORTO ALEGRE/RS
RUA JOSÉ FREIRE, 508. SALGADO FILHO - TEL.: (79) 3042-2837/3214-1201 - ARACAJU/SE
SITE: www.eduardocarlmagno.com E-MAIL: arquitetos@eduardocarlmagno.com

CONFIGURAÇÃO	COR	ESP.
1	7	0.60
2	7	0.20
3	7	0.40
4	7	0.50
5	7	0.80
6	7	1.00
7	7	0.30
8	7	0.10
9	7	0.05
DEMAIS COLOR		0.20

EDUARDO CARLOMAGNO
A•R•Q•U•I•T•E•T•O