

NOTAS:

1-TODOS OS MATERIAIS UTILIZADOS DEVERÃO ESTAR DE ACORDO COM OS PADRÕES DA CONCESSIONÁRIA LOCAL.

2-VERIFICAR QUADROS DE CARGA QUANTO AO DIMENSIONAMENTO DOS CONDUTORES;

3-ELETRODUTOS NÃO COTADOS CONSIDERAR DIÂMETRO DE ø3/4";

4-CONDUTORES NÃO COTADOS CONSIDERAR SEÇÃO DE 6,0mm²;

5-TODOS OS QUADROS/PARTES METÁLICAS DEVEM SER ATERRADOS;

6-OS CONDUTORES E CABOS QUE ALIMENTAM OS QD'S ESTÃO COTADOS EM mm² COM ISOLAÇÃO DE 0,6/1kV XLPE HEPR ou EPR 90°C


7-OS CONDUTORES DOS CIRCS. TERMINAIS SERÃO DE COBRE ELETROLÍTICO, COM ISOLAMENTO 750V, BWF 70°, CLASSE 5 E DEVERÃO ASSUMIR OS SEGUINTES CRITÉRIOS:

FASE – PRETO e BRANCO
NEUTRO – AZUL CLARO
TERRA – VERDE


8-EM TODAS AS CAIXAS DE SAÍDA, OS CIRCUITOS DEVERÃO SER IDENTIFICADOS

LEGENDA:

- Arandela tipo tartaruga 10W led
- Kit Trilho Eletificado 1m + 3 Spot Led 10W
- Quadro Geral de Medição
- Quadro de Distribuição Geral
- Caixa de passagem no piso
- Caixa de passagem na parede
- Contator k1
- Relê Fotoelétrico Tipo NF
- Eletroduto no Piso
- Neutro, Fases AB, Terra
- Poste auxiliar ø3" _ 6 metros

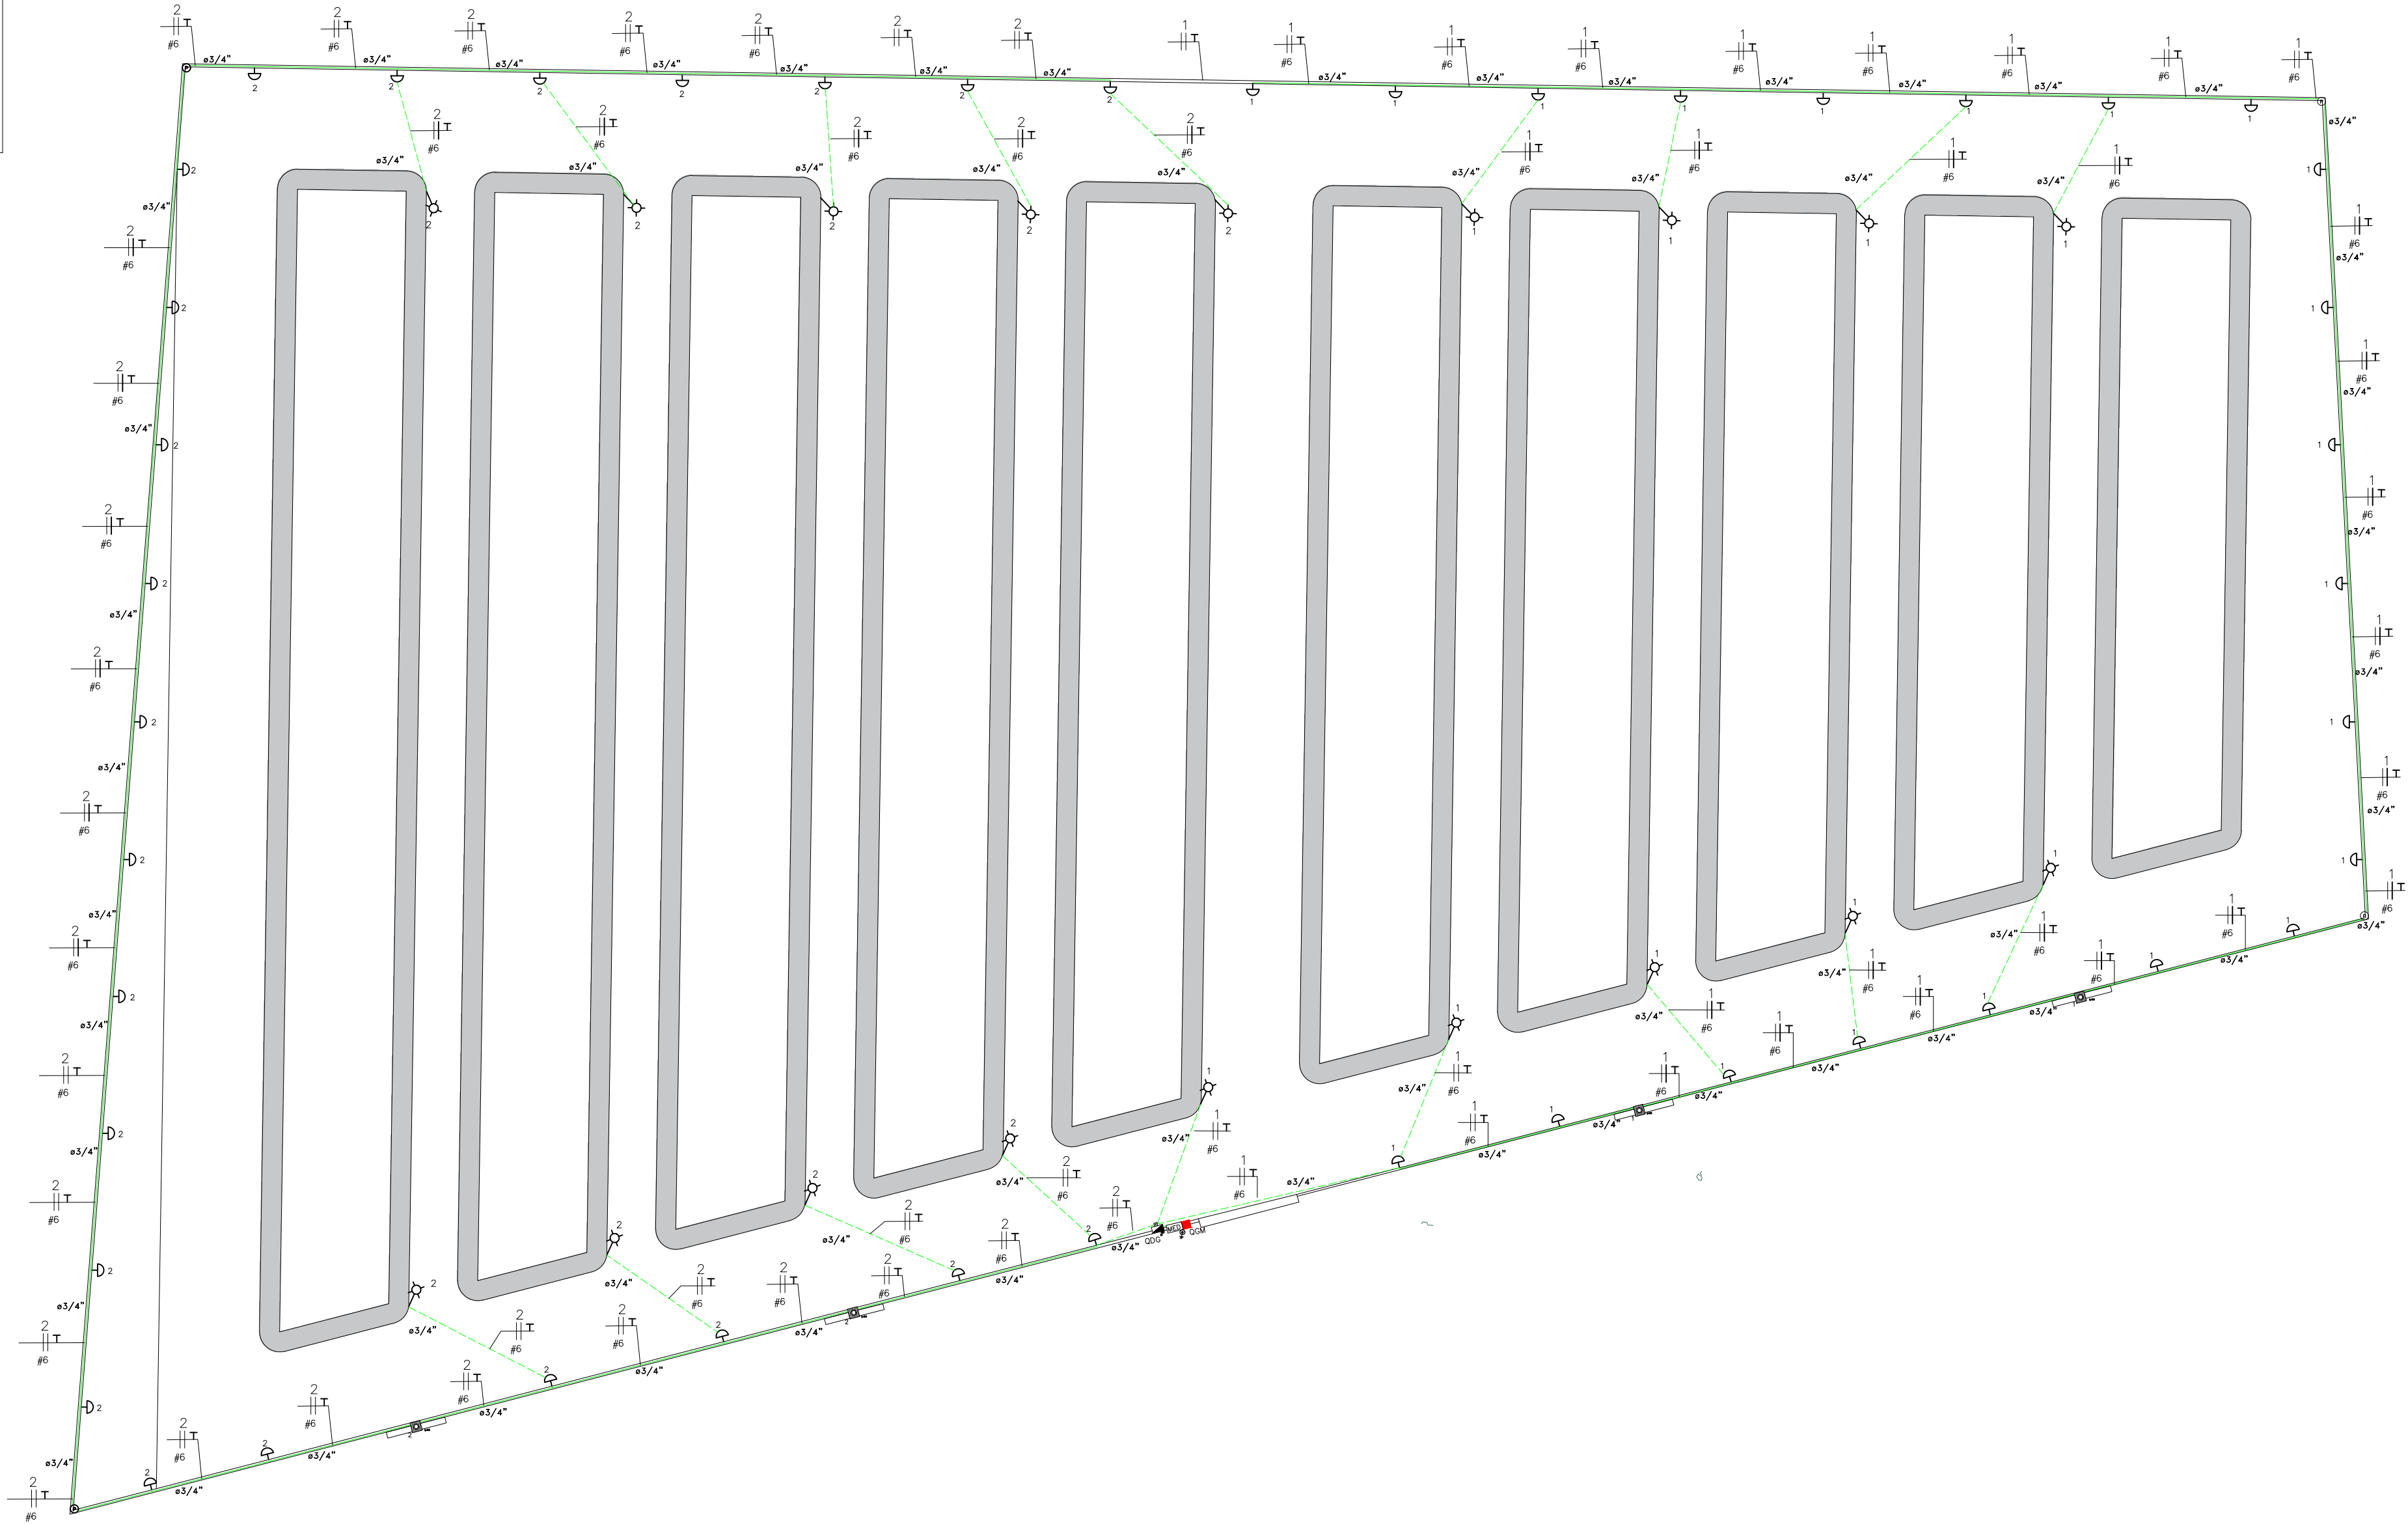

PLANTA BAIXA
Sem escala

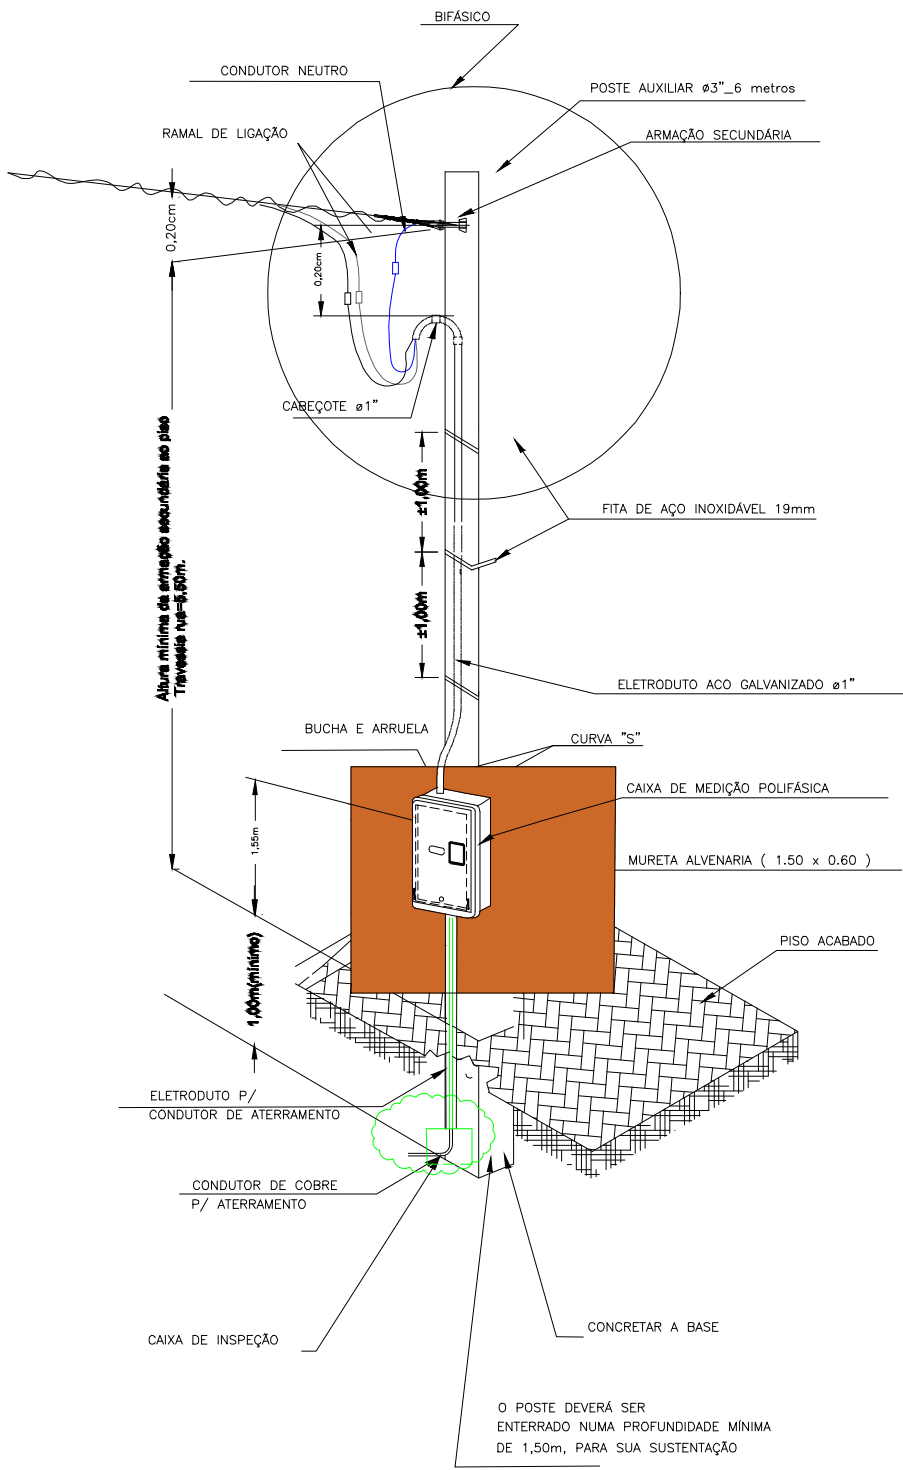

PREFEITURA MUNICIPAL
DE
LAGARTO/SE



OBRA:

END.: Povoado Genipapo, s/n, Lagarto – SE;

PROP.: Prefeitura Municipal de Lagarto/SE
CNPJ: 13.124.052.0001-11

RESP.TECNICO: Carlos Vinicius Dantas Cruz
CREA: 270909187-9

ÁREA DO TERRENO:

ÁREA DE CONSTRUÇÃO:

Projeto: Projeto Elétrico_Praça do Cemitério Pov. Genipapo;
Alteração 15/02/23

DATA: 23/12/22 ESCALA: 1:100 DESENHO: 1:100

REVISÕES

Projeto Elétrico_Praça do Cemitério Pov. Genipapo

PRANCHA: 01