

NOTAS:

1-TODOS OS MATERIAIS UTILIZADOS DEVERÃO ESTAR DE ACORDO COM OS PADRÕES DA CONCESSIONÁRIA LOCAL.

2-VERIFICAR QUADROS DE CARGA QUANTO AO DIMENSIONAMENTO DOS CONDUTORES;

3-ELETRODUTOS NÃO COTADOS CONSIDERAR DIÂMETRO DE ø3/4";

4-CONDUTORES NÃO COTADOS CONSIDERAR SEÇÃO DE 6,0mm²;

5-TODOS OS QUADROS/PARTES METÁLICAS DEVEM SER ATERRADOS;

6-OS CONDUTORES E CABOS QUE ALIMENTAM OS QD'S ESTÃO COTADOS EM mm² COM ISOLAÇÃO DE 0,6/1kV XLPE HEPR ou EPR 90°C


7-OS CONDUTORES DOS CIRCS. TERMINAIS SERÃO DE COBRE ELETROLITICO, COM ISOLAMENTO 750V, BWF 70°, CLASSE 5 E DEVERÃO ASSUMIR OS SEGUINTEIS CRITÉRIOS:

FASE - PRETO e BRANCO
NEUTRO - AZUL CLARO
TERRA - VERDE


8-EM TODAS AS CAIXAS DE SAÍDA, OS CIRCUITOS DEVERÃO SER IDENTIFICADOS

LEGENDA:

- Poste circular concreto 12/200 com 4ø150W
- Poste 360° com duas luminárias Led de 2ø35W
- Refletor Led 100w
- Spor led jardim 6W
- Poste auxiliar 3" 6 metros
- Quadro automação iluminação pública
- Quadro Geral de Medição
- Caixa de passagem no piso 20x20
- Eletroduto no Piso
- Neutro, Fases AB, Terra
- Haste aterramento 5/8"x2,40m
- Numero do circuito elétrico
- Poste Alto sequência 01
- Poste Baixo sequência 02

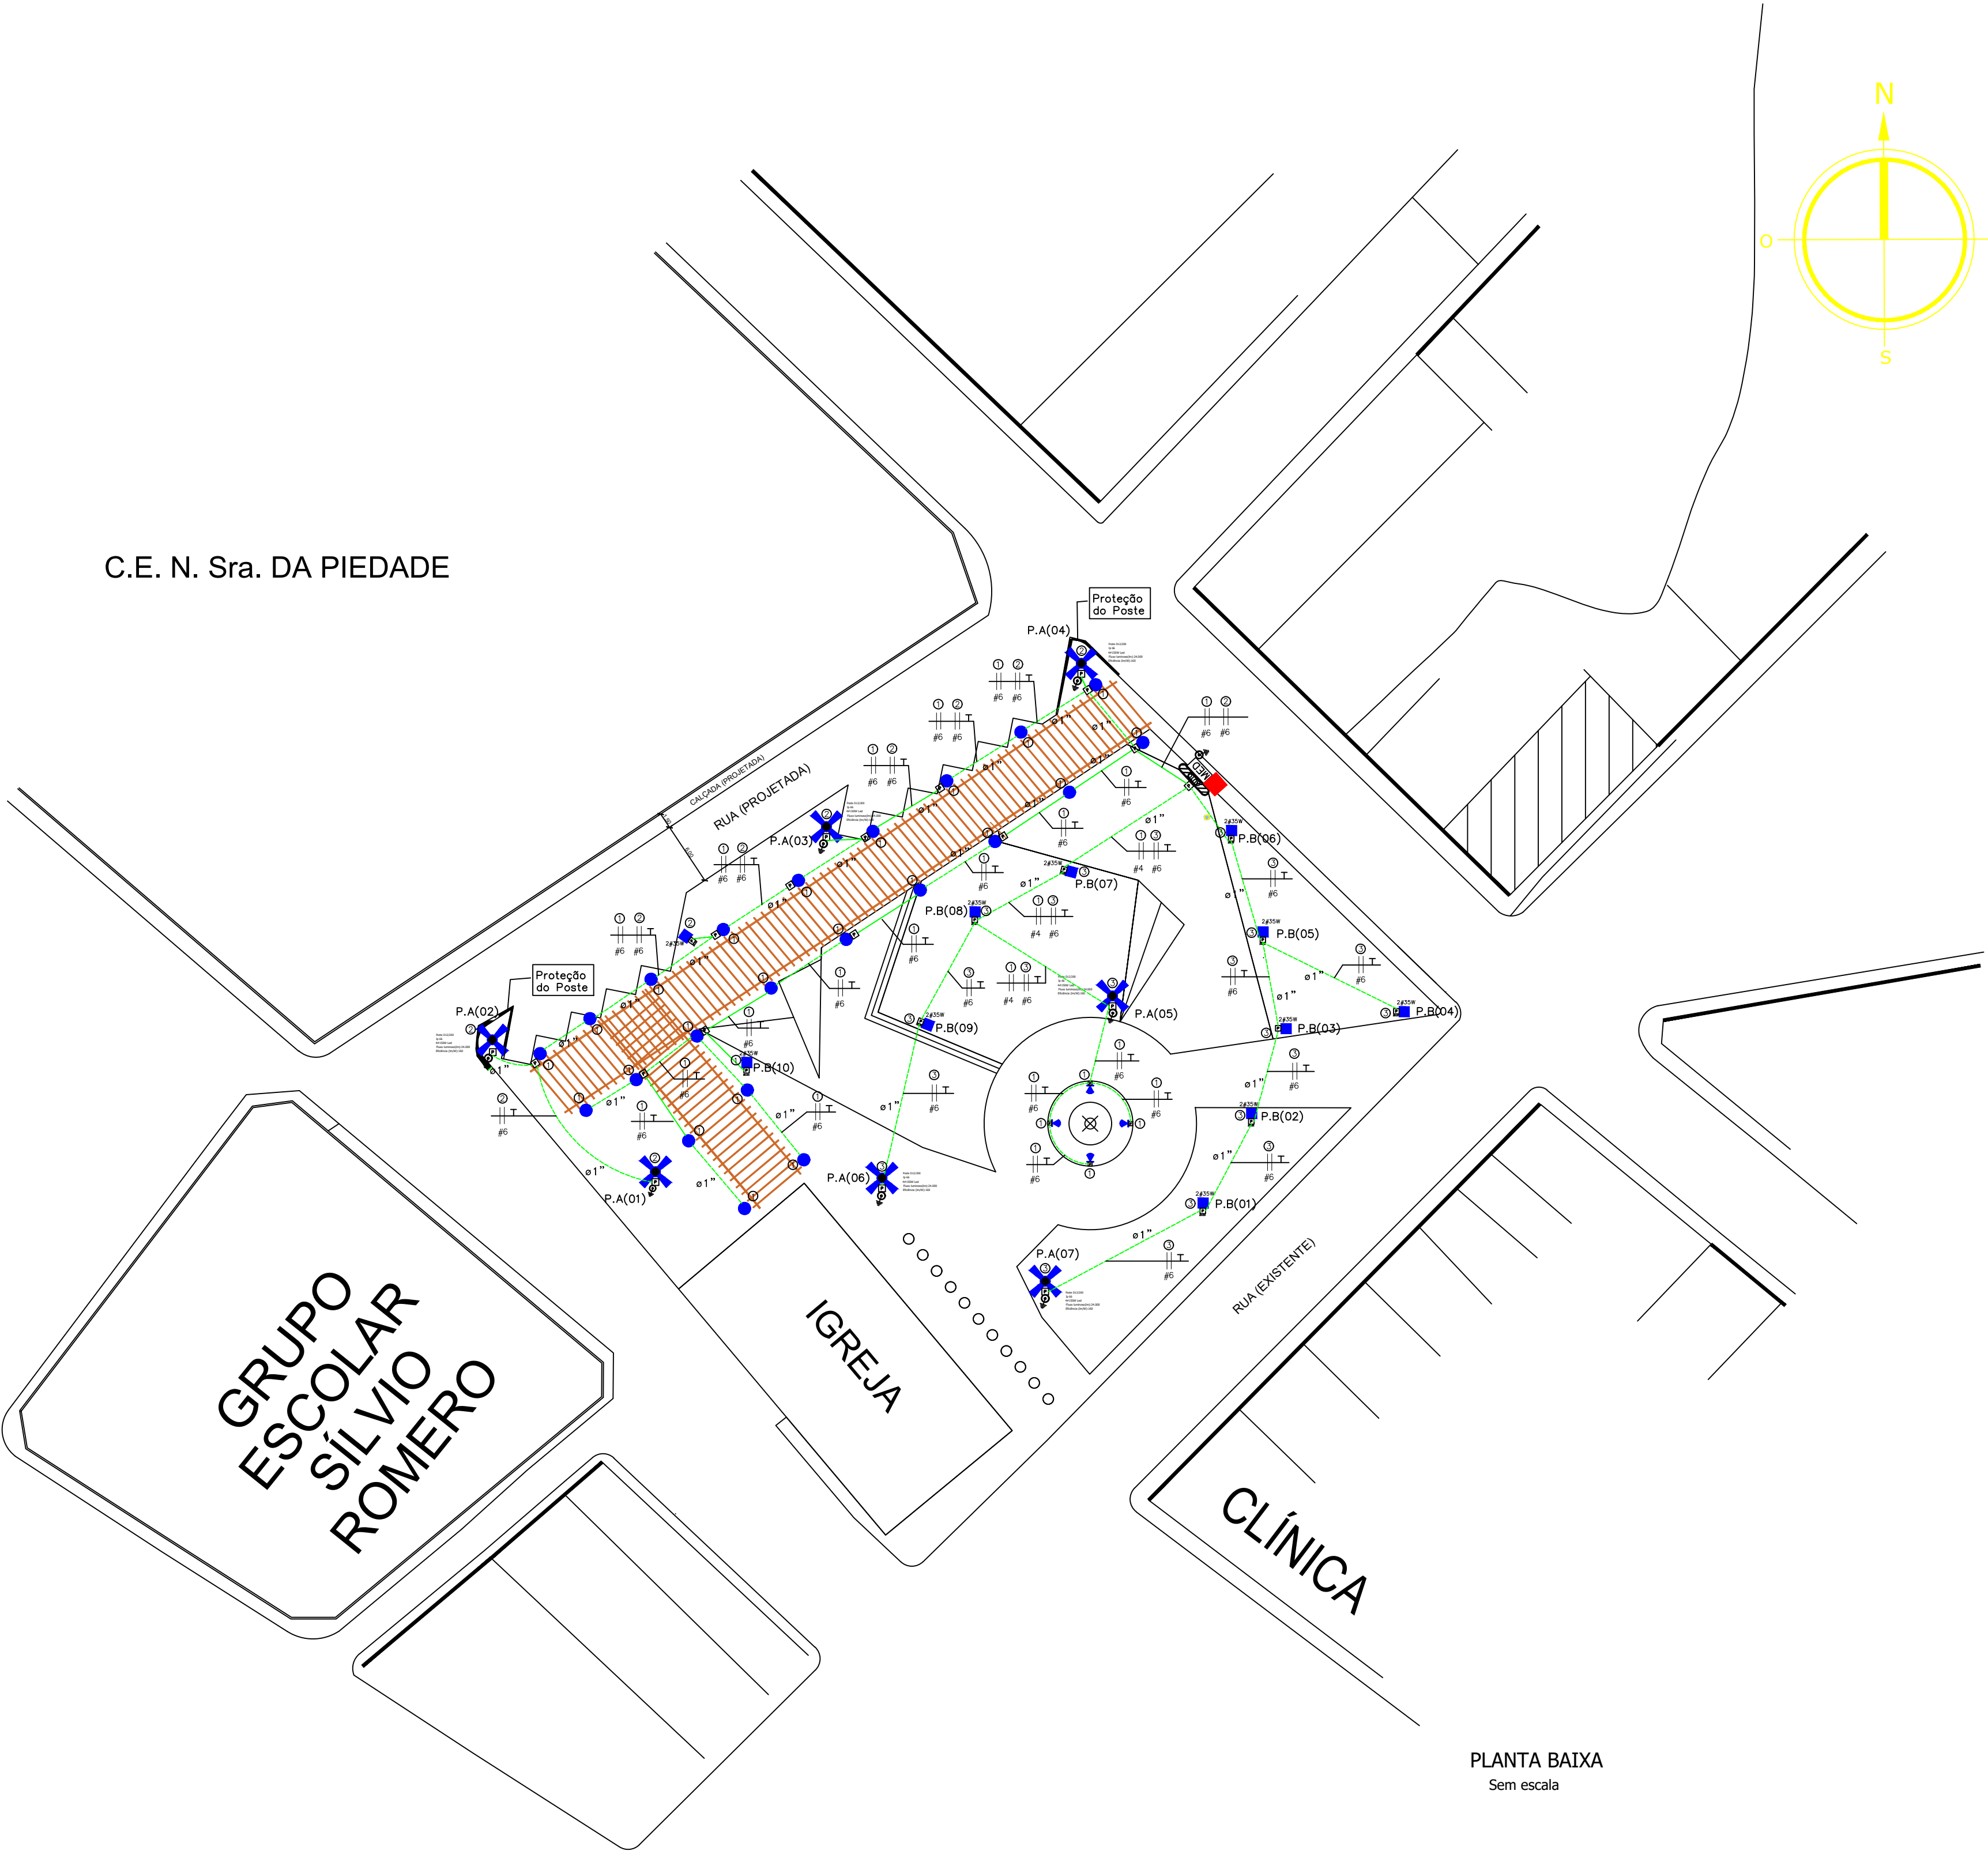

PLANTA BAIXA
Sem escala

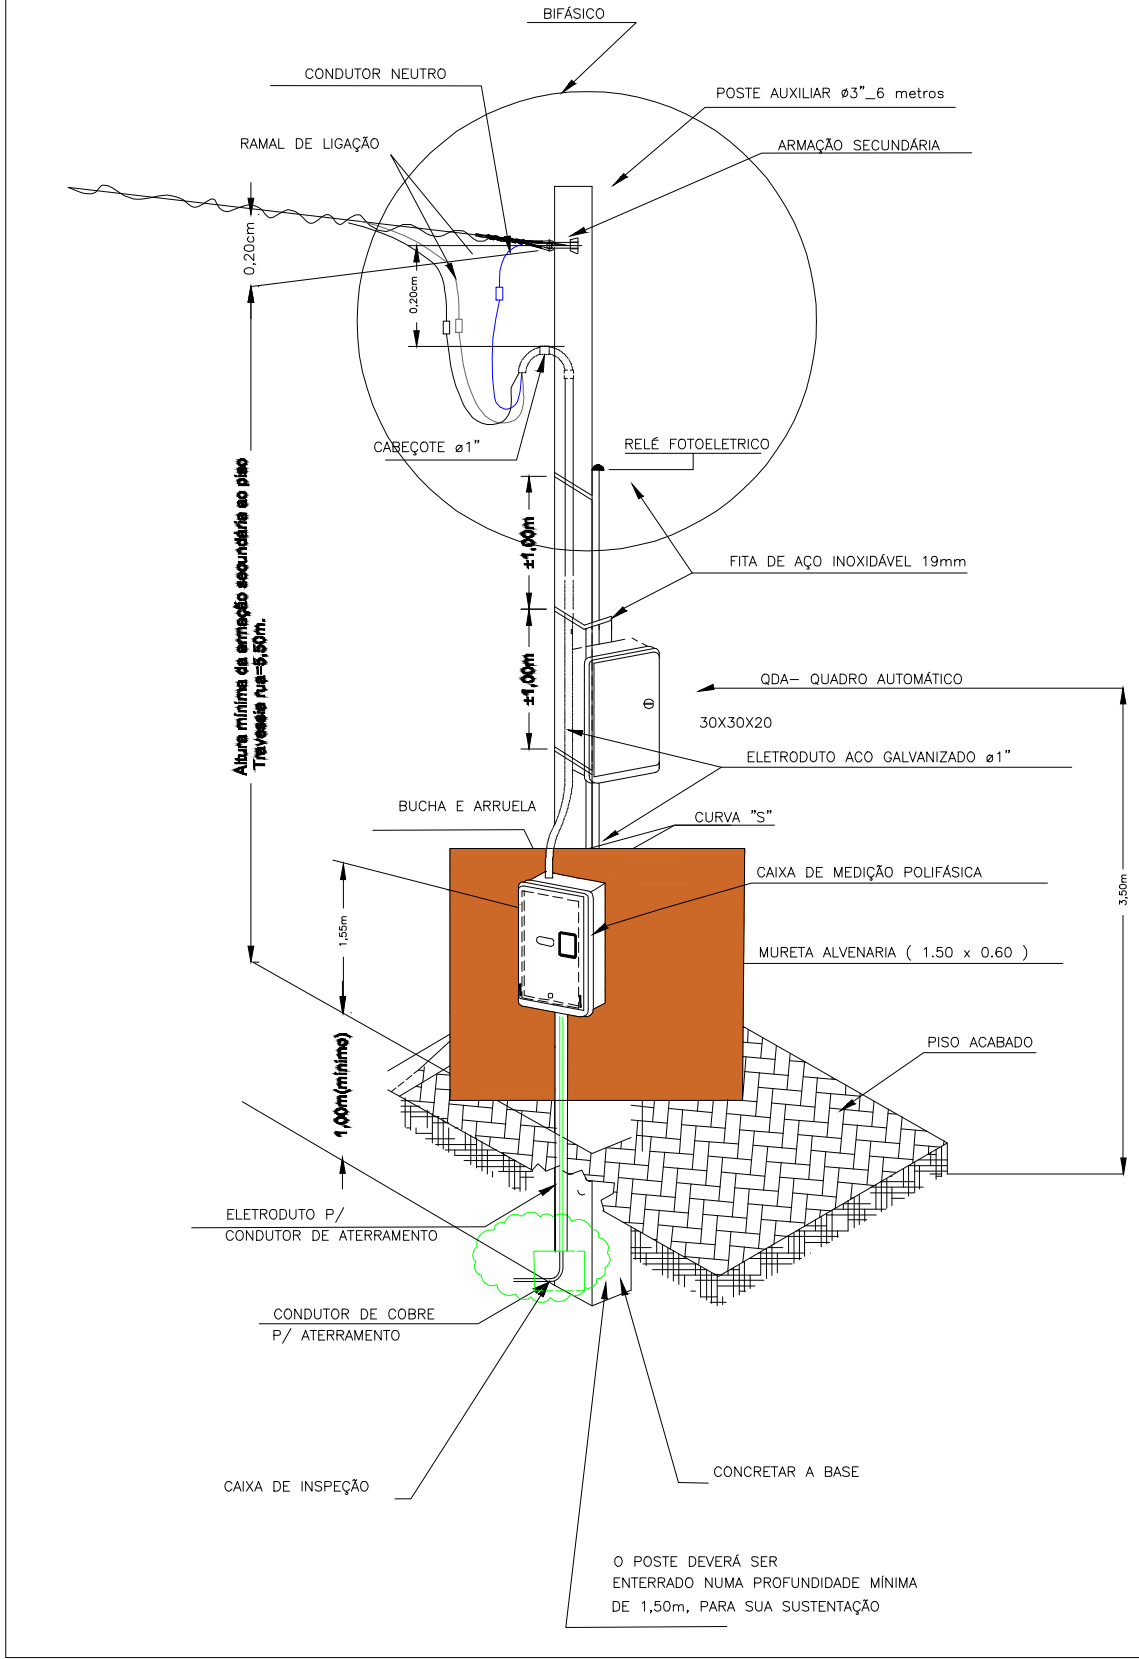

Cartões:

PREFEITURA MUNICIPAL
DE
LAGARTO/SE

OBRA:

END.: Praça Manuel Emilio de Carvalho, s/n, Lagarto – SE

PROP.: Prefeitura Municipal de Lagarto/SE
CNPJ: 13.124.052.0001-11

RES.P.TECNICO: Carlos Vinicius Dantas Cruz
CREA: 270909187-9

ÁREA DO TERRENO:

ÁREA DE CONSTRUÇÃO:

Projeto: Projeto Elétrico_Praça do Rosario:
Alteração 14/09/23

DATA: 25/11/19 ESCALA: 1:100 DESENHO: 1:100

REVISÕES

Projeto Elétrico_Praça do Rosario

PRANCHA: 01